

COMUNE DI NOLE PROVINCIA DI TORINO

Via Torino n. 127

PROGETTO DEFINITIVO - ESECUTIVO DEI LAVORI DI COSTRUZIONE DEL PARCHEGGIO PUBBLICO DI PERTINENZA ALLA SCUOLA MATERNA DI VIA TORINO N. 029 - NOLE (TO)

PROGETTO IMPIANTO ELETTRICO Elaborato 06 - Schemi elettrici

LA PROPRIETA':
COMUNE DI NOLE
Via Torino 127 Nole (TO)
tel 011-8298711
P.Iva 01282670015




IL PROGETTISTA:
Arch. Claudio MONETTI
C.F. - MNT CLD 55P 03L 219Q
Corso Duca degli Abruzzi n. 92
10126 TORINO
Tel.: 011.5817204

ALLEGATO: **1** PRATICA:


IL PROGETTISTA:
Studio Torino - ENGINEERING SYSTEM
Via Torino 4 - 10126 TORINO
Tel. 011-8298711
E-mail: engineering.system@studiotorino.it

SCALA: 1:100 FILE:


SCHEMATIZZAZIONE IMPIANTO ILLUMINAZIONE

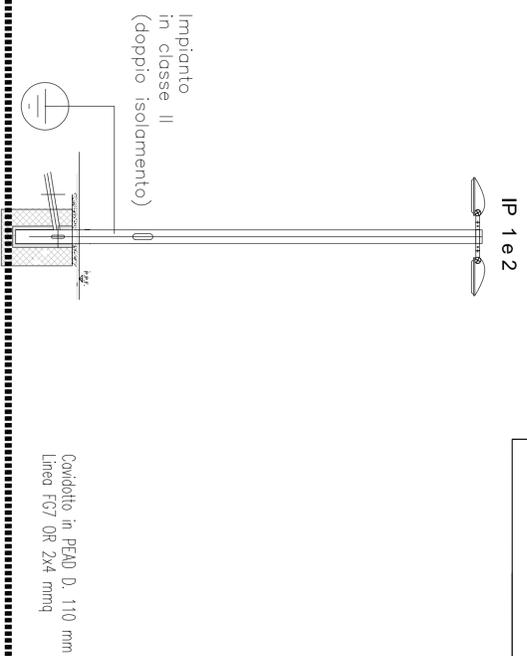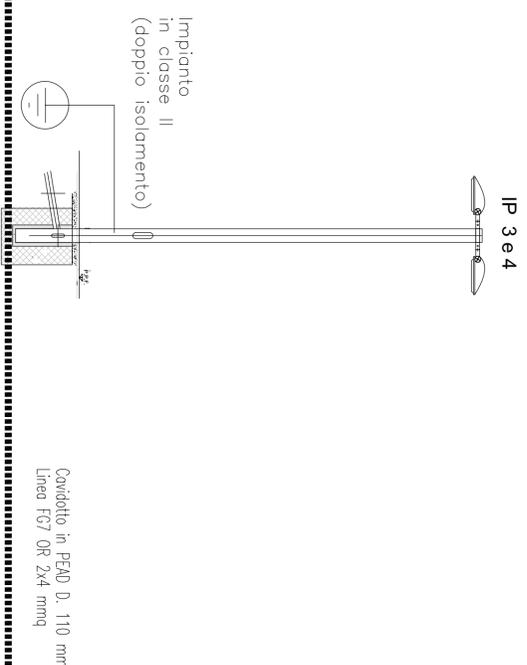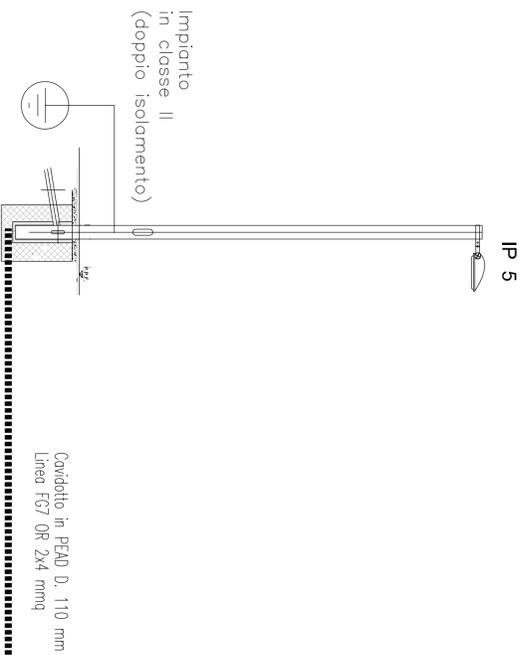


SCHEMA QUADRO CONSEGNA E COMANDO Circuiti di potenza e funzionali

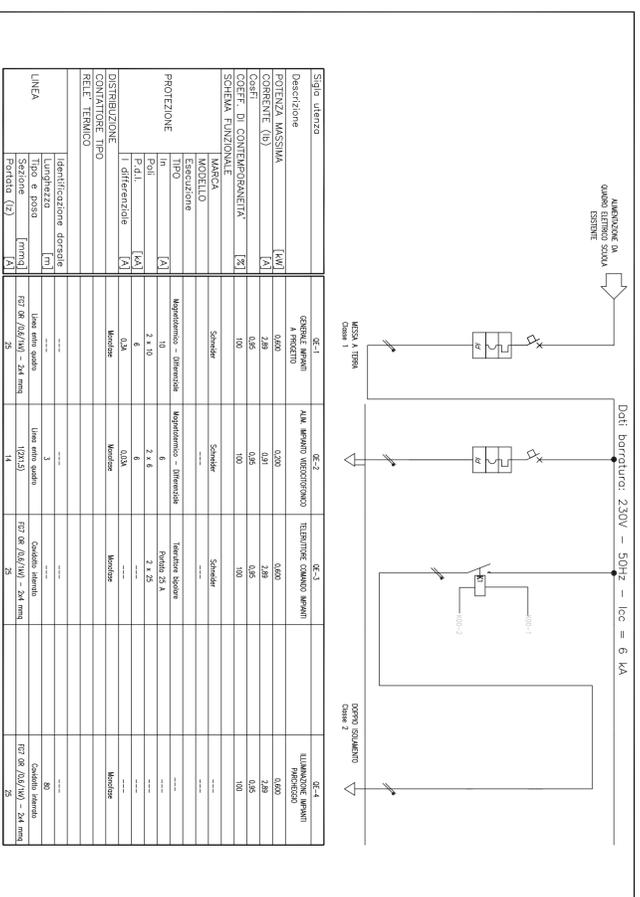

SCHEMA IMPIANTO VIDEOCITOFONICO Circuito funzionale ed alimentazione

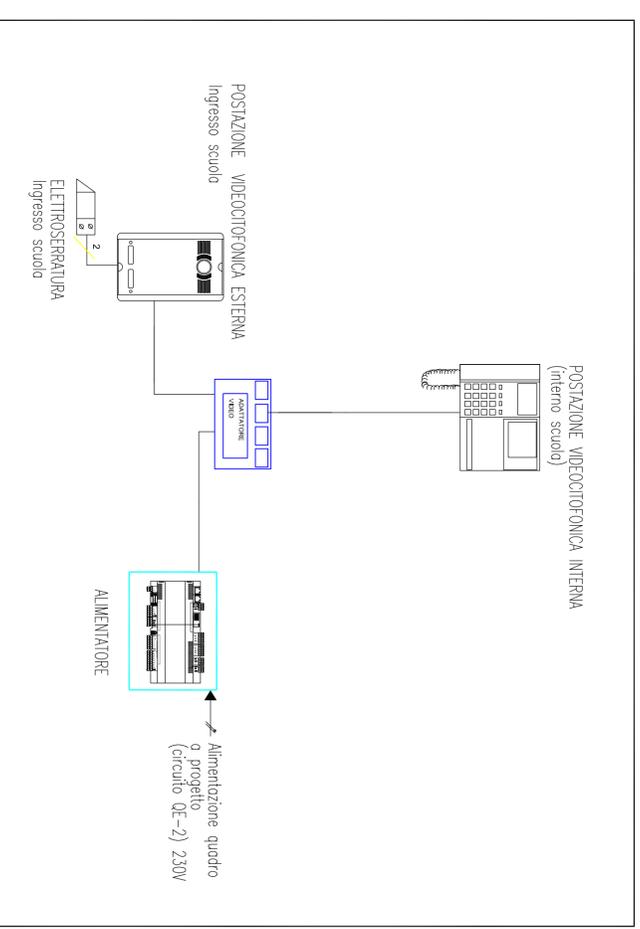

SCHEMA FUNZIONALE

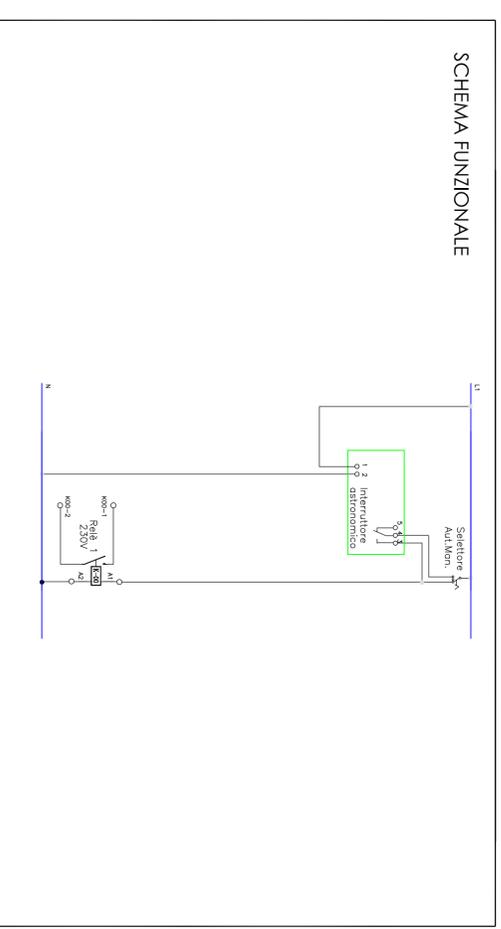

ALIMENTAZIONE DA QUADRO ELETTRICO SCUOLA ESISTENTE

