




PLANIMETRIA GENERALE

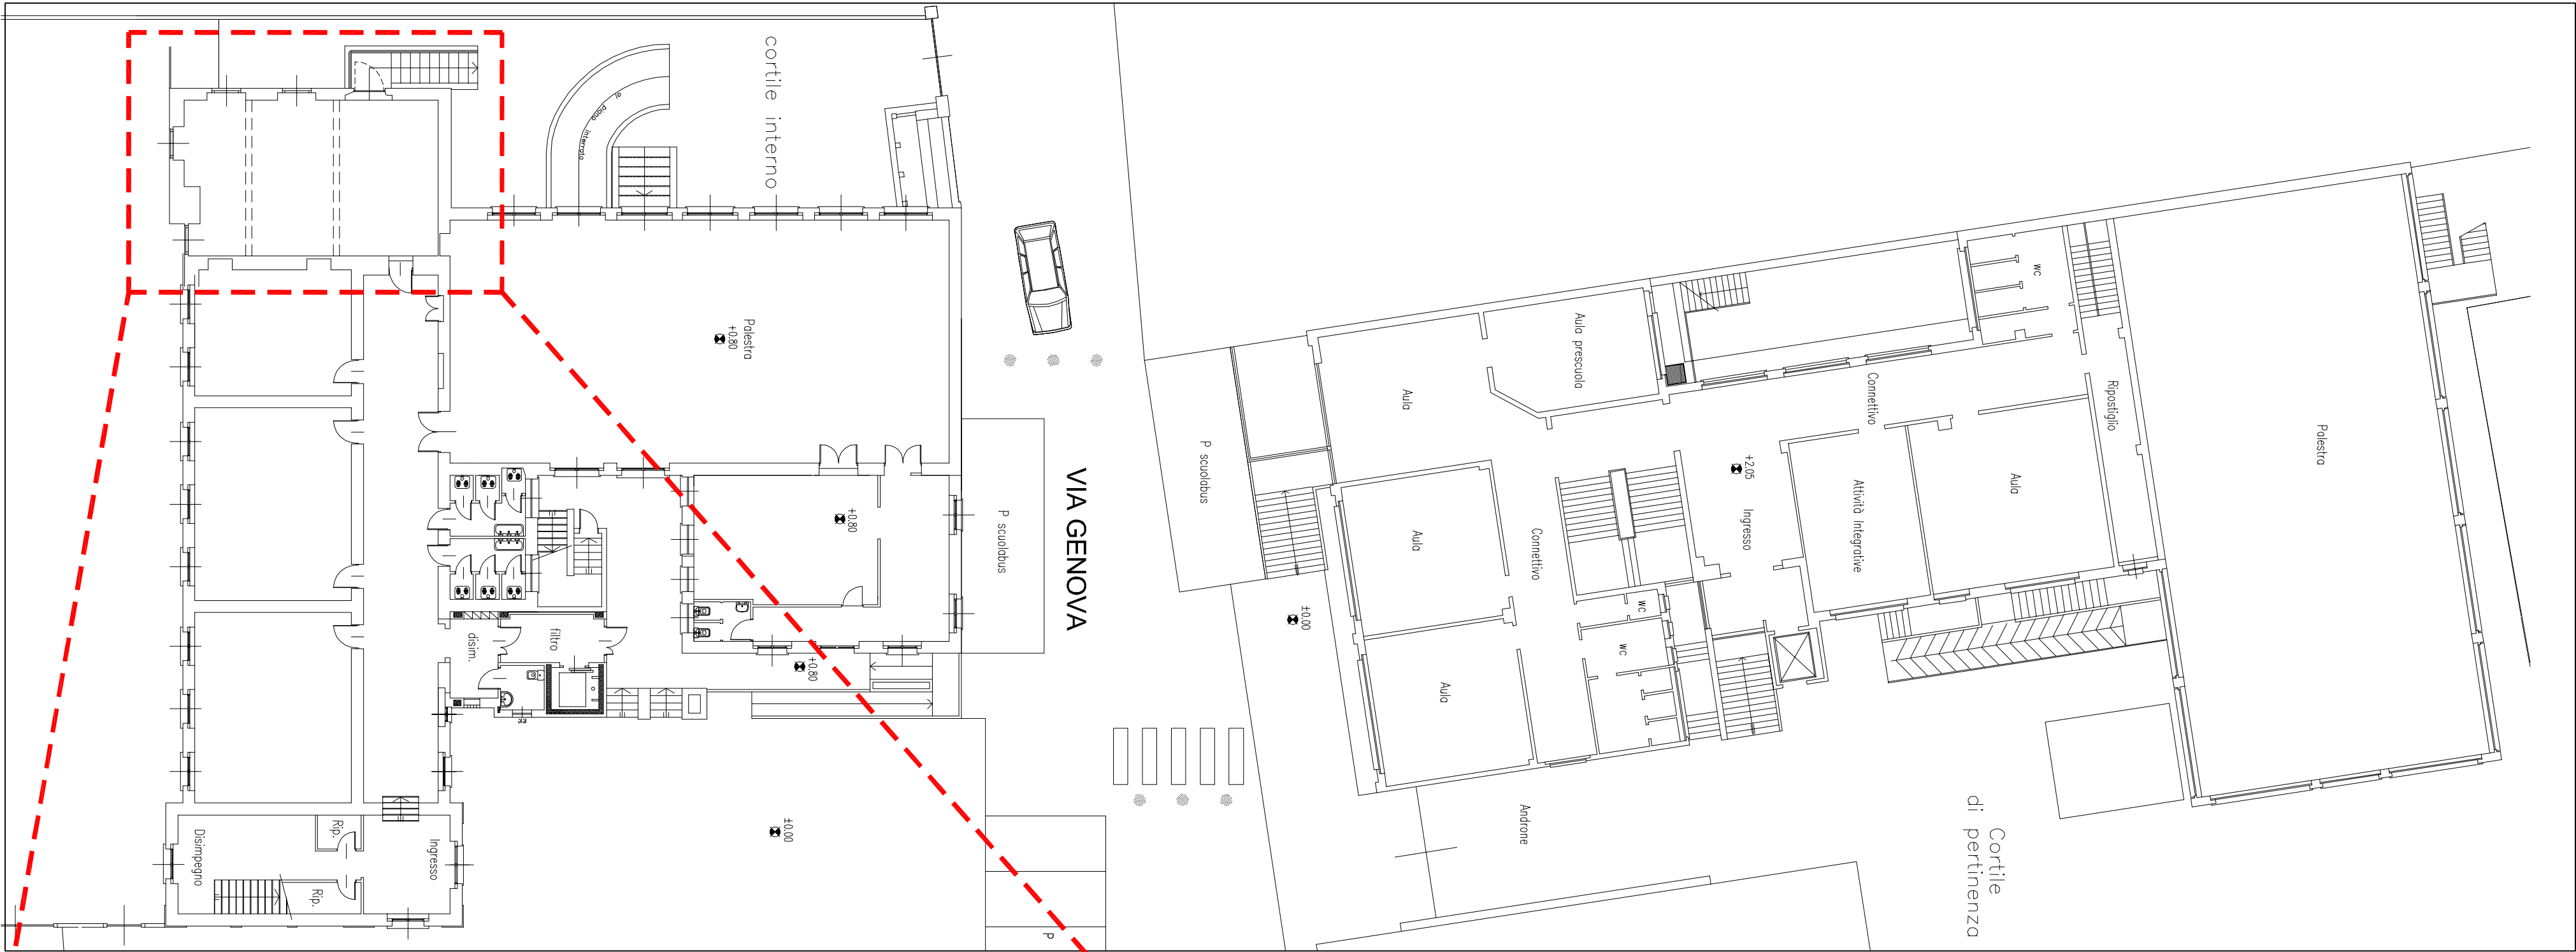

PARTICOLARI

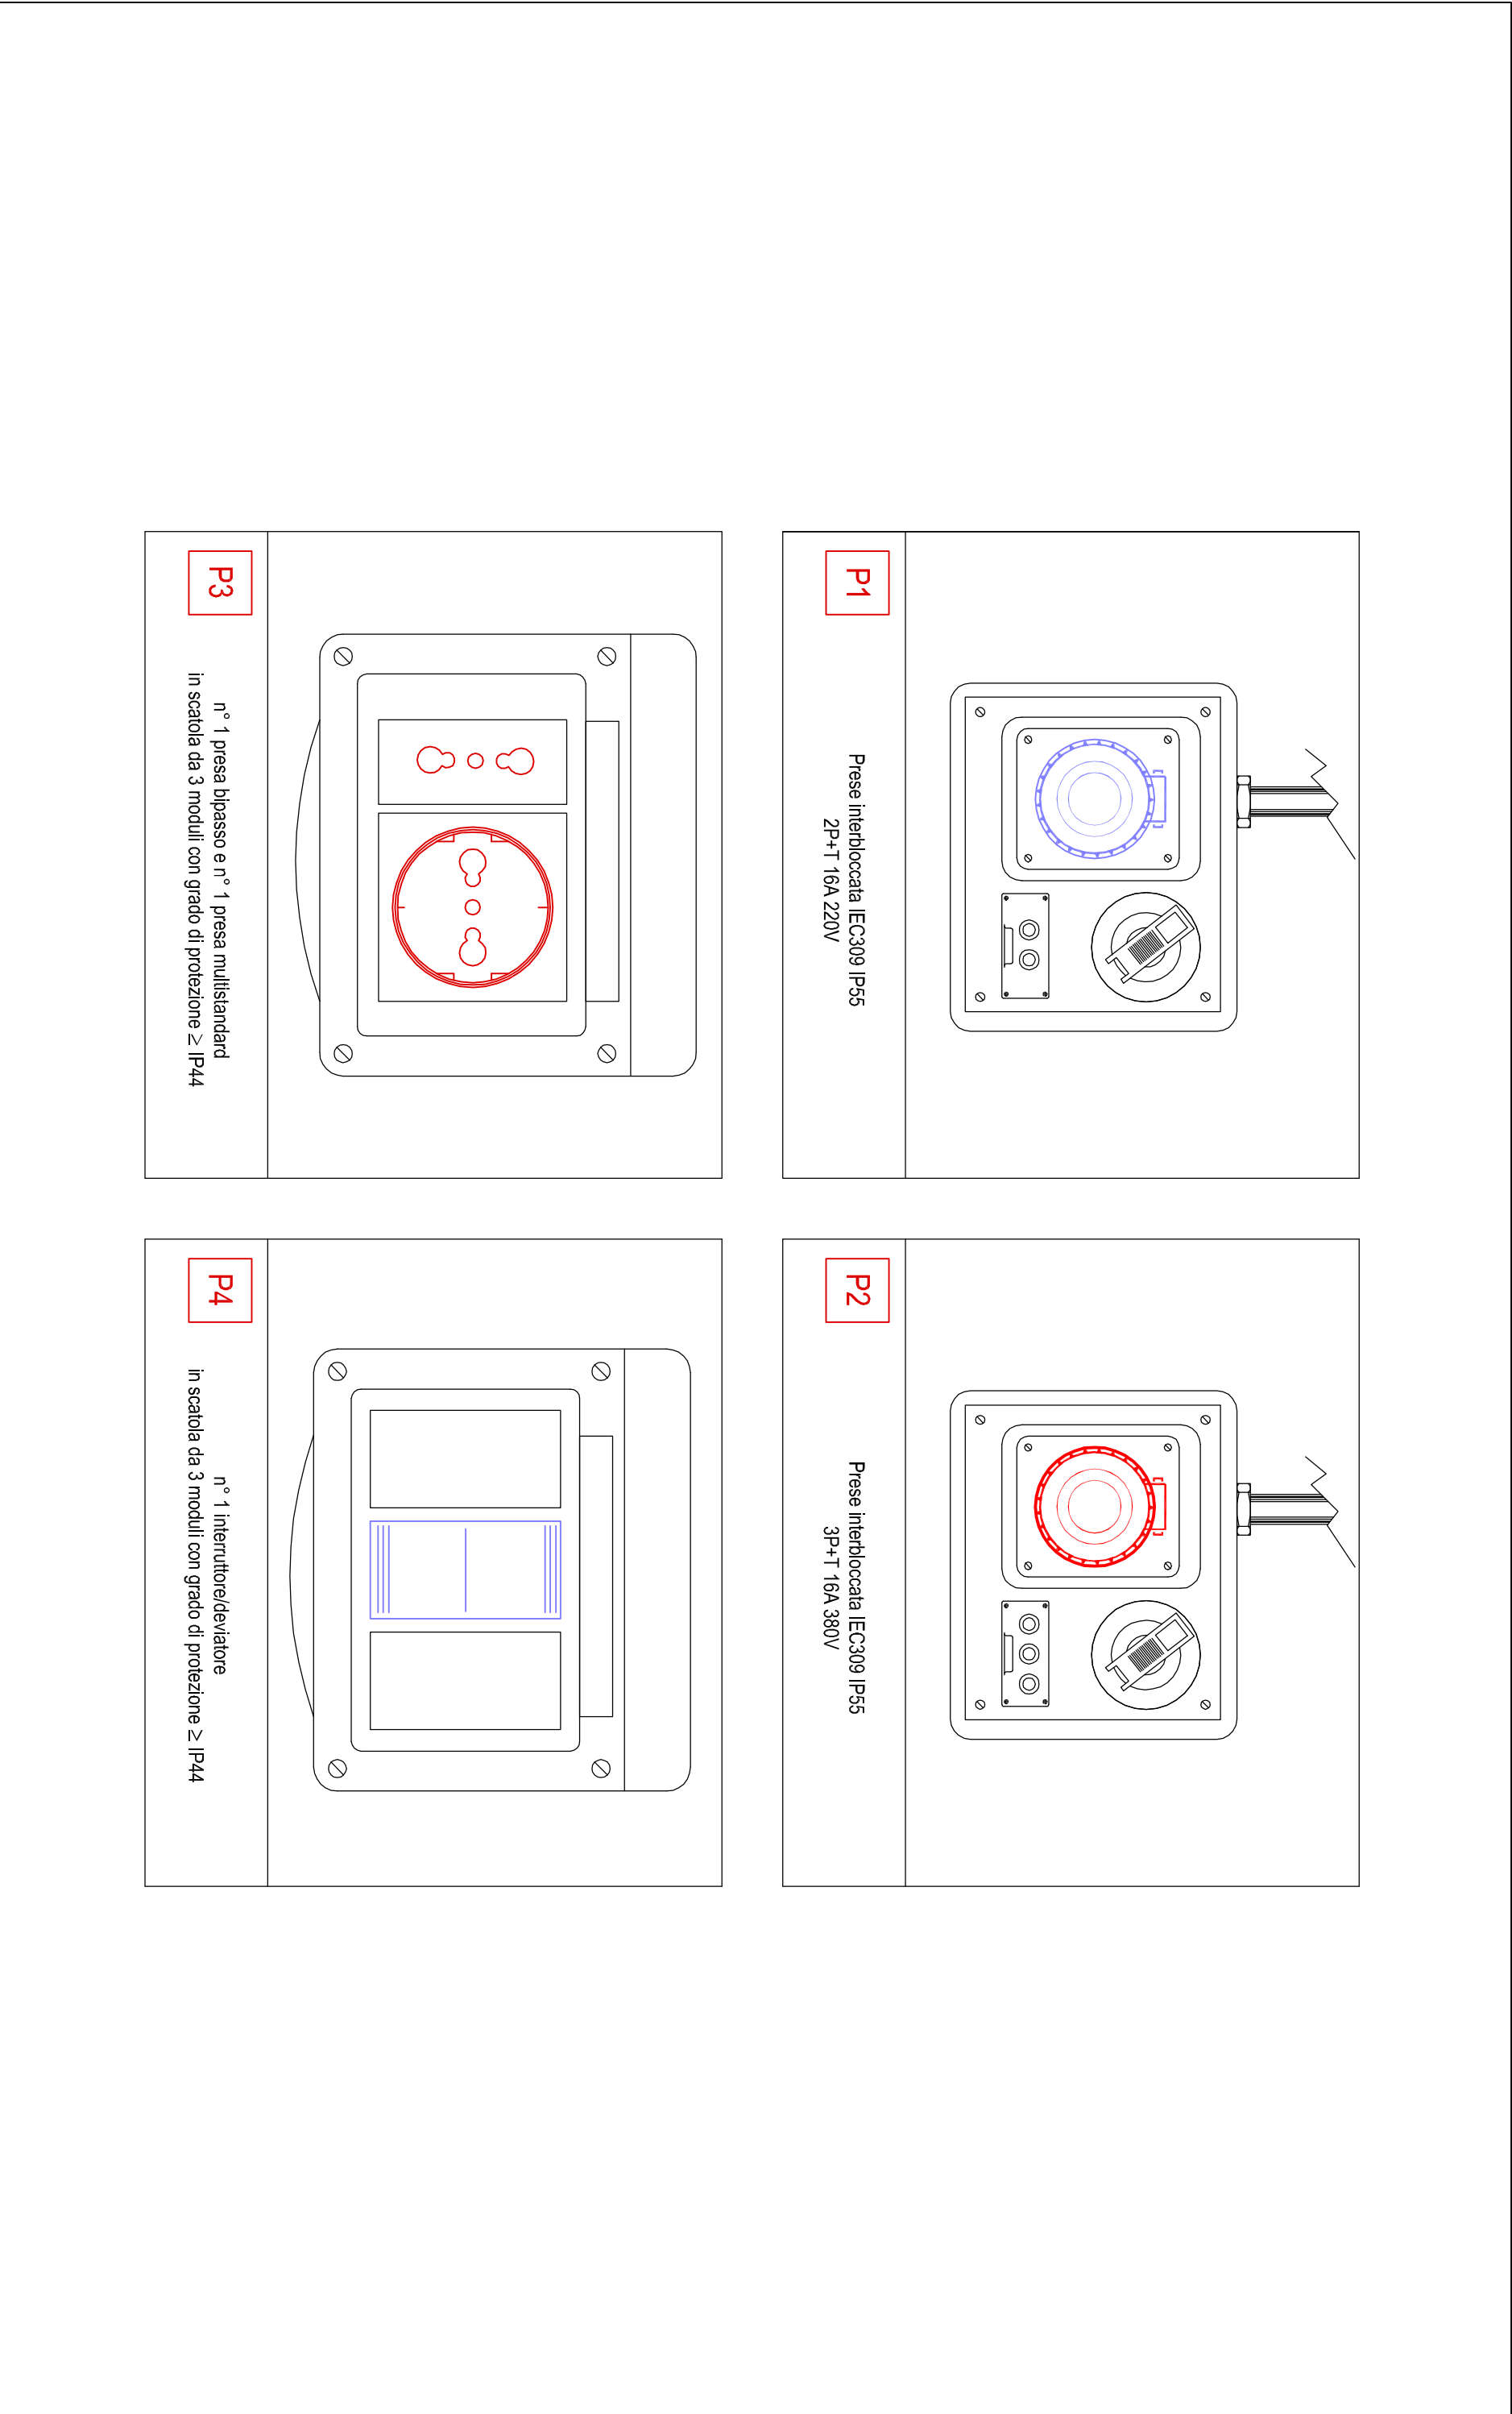

PIANTA PIANO INTERATO
SCALA 1:50

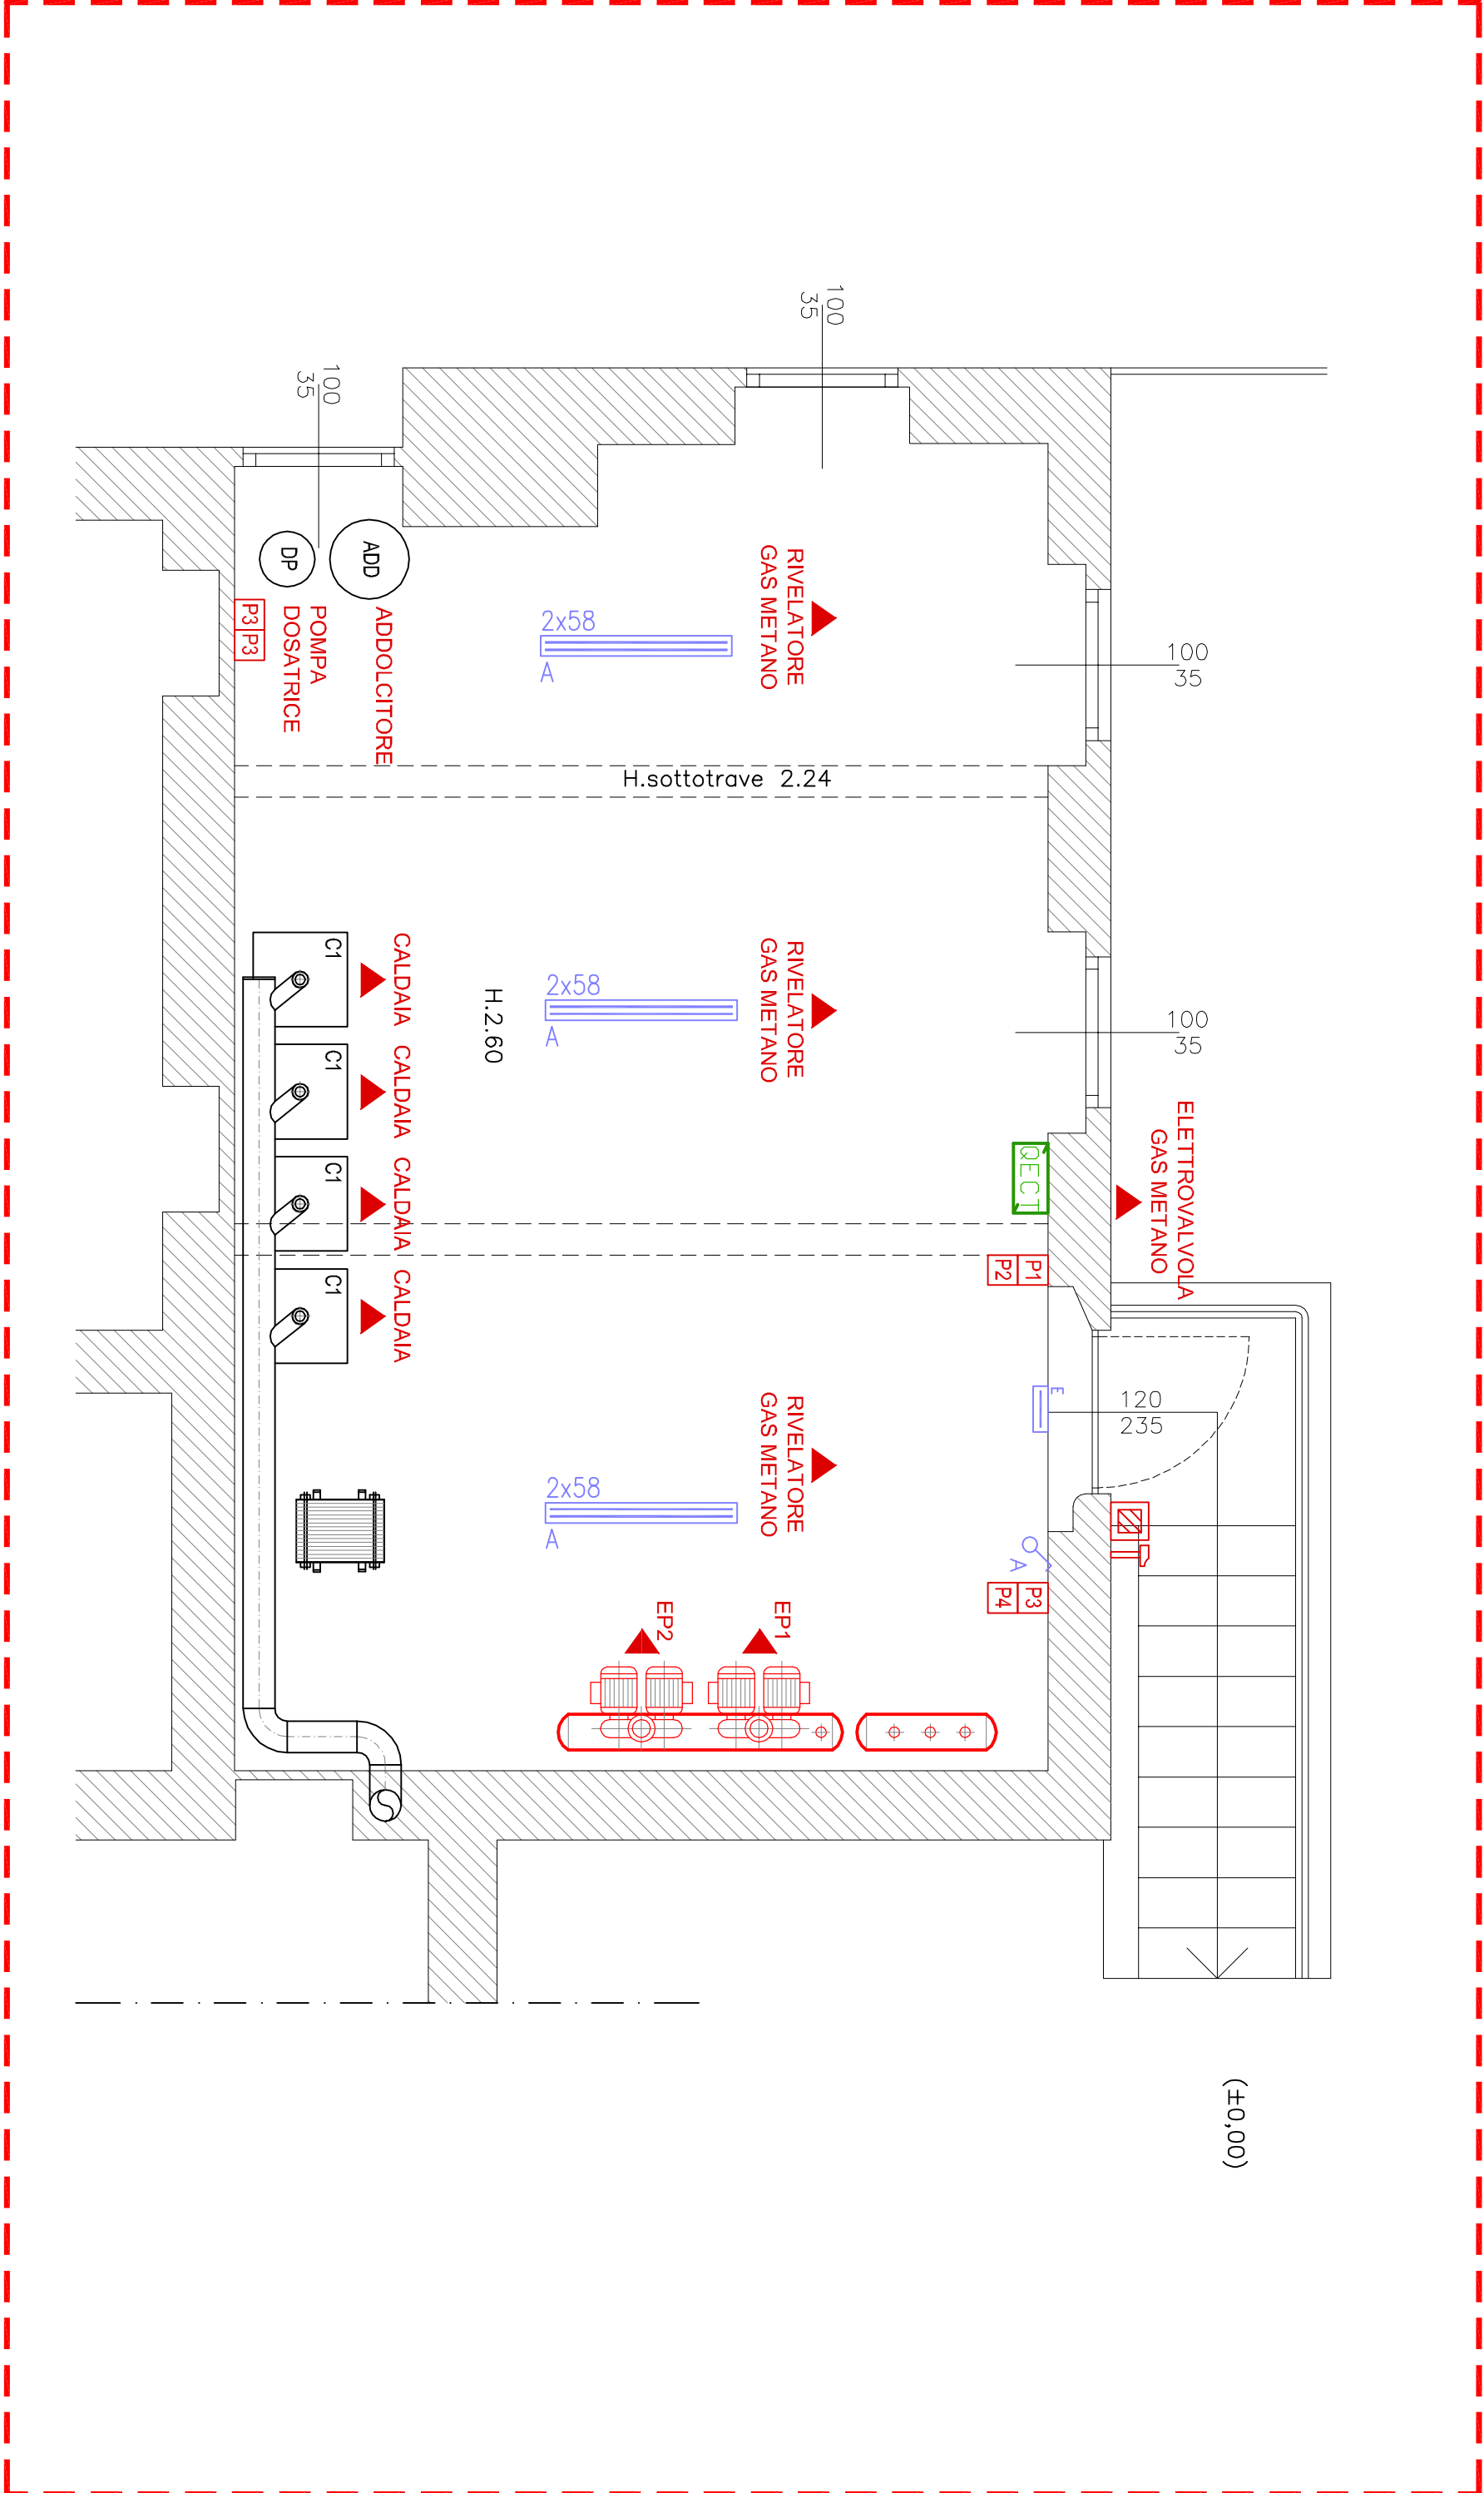

STUDIO DI INGEGNERIA CURCIO E REMONDA INGEGNERI ASSOCIATI	
Via Paolo Veronese n°216/5 10148 Torino	Tel. 011-5690275 Fax 011-5690276
e-mail: progett@curcioemonda.it	
Progetto Impianti Elettrici	
REGIONE PIEMONTE COMUNE DI NOLE (TO) PROGETTO ESECUTIVO RIQUALIFICAZIONE CENTRALI TERMICHE DEGLI EDIFICI "SCUOLA ELEMENTARE SANDRO PERTINI" DI VIA GENOVA N.7 E DELLA "SCUOLA ELEMENTARE PADRE GIUSEPPE PICCO" DI PIAZZA DELLA RESISTENZA N.3 NEL COMUNE DI NOLE (TO)	
Titolo CENTRALE TERMICA PIANTA	
Proprietà COMUNE DI NOLE (TO)	
Tav.: IE01	
Scala: 1:50	
Lavoro numero: UV50	Data: NOVEMBRE 2016
Responsabile progetto: Ing. Alessandro REMONDA	Riferimento interno: UV50 IE01
Rev. 1 del:	Eseguito da: Geom. E. Fiorenza
Rev. 2 del:	Verificato da: Ing. Sergio CURCIO
Rev. 3 del:	Note:
Certificazione: UNI EN 150 001/2008	